

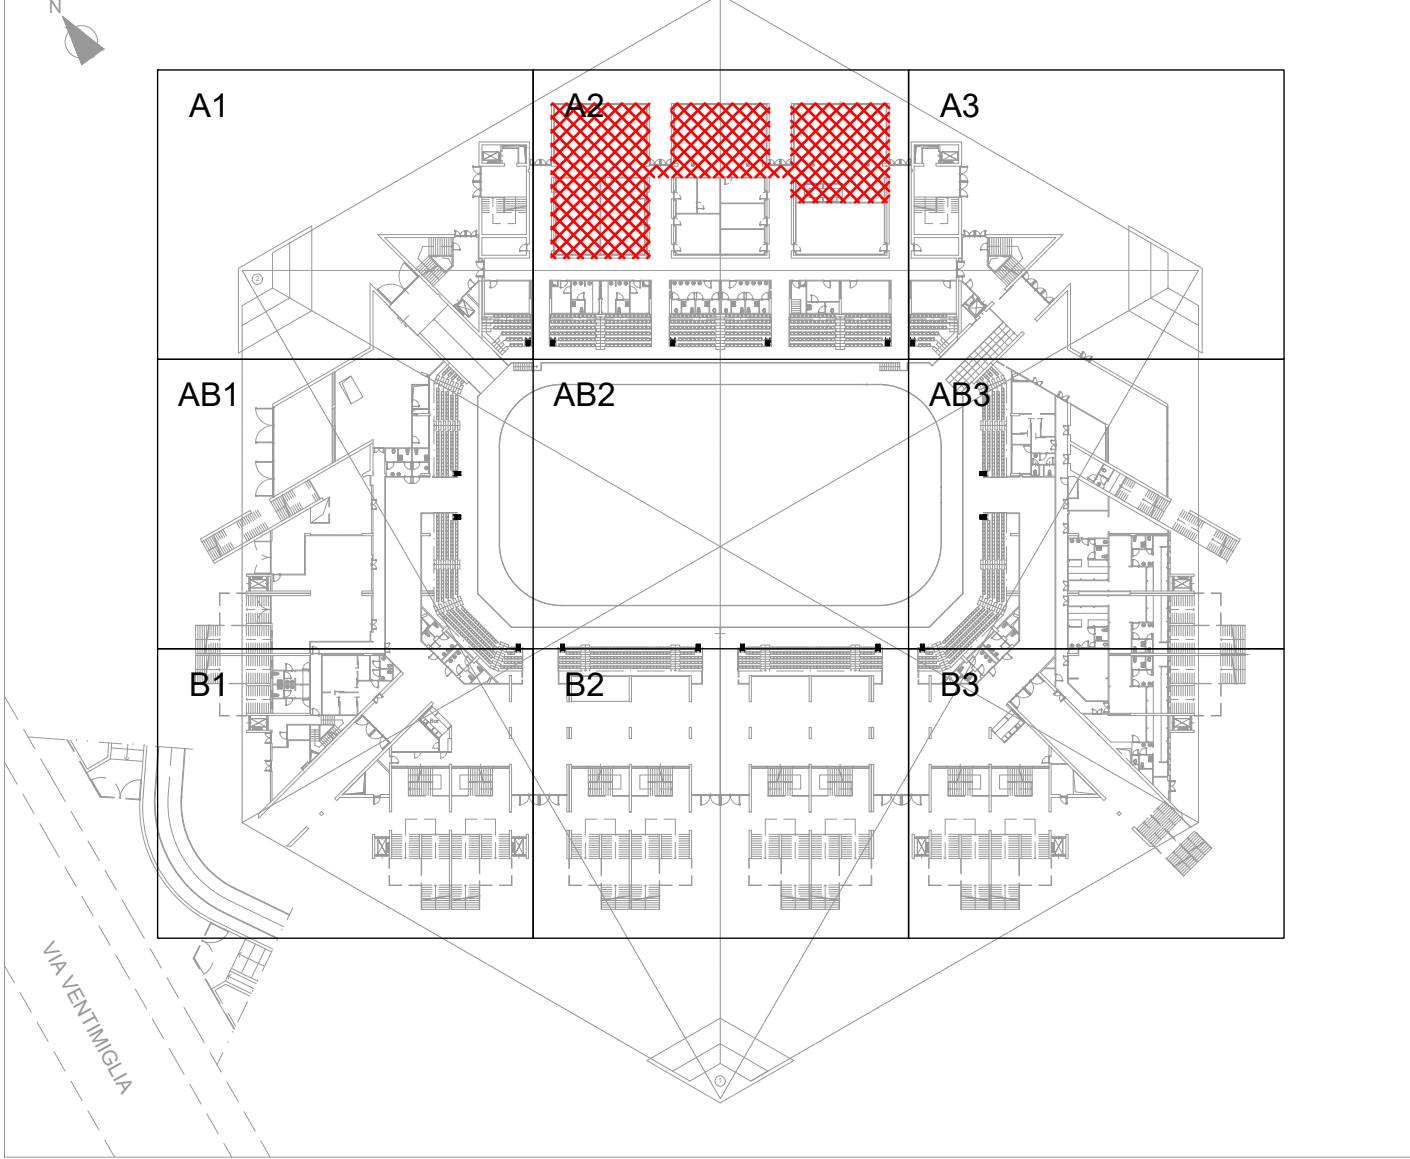
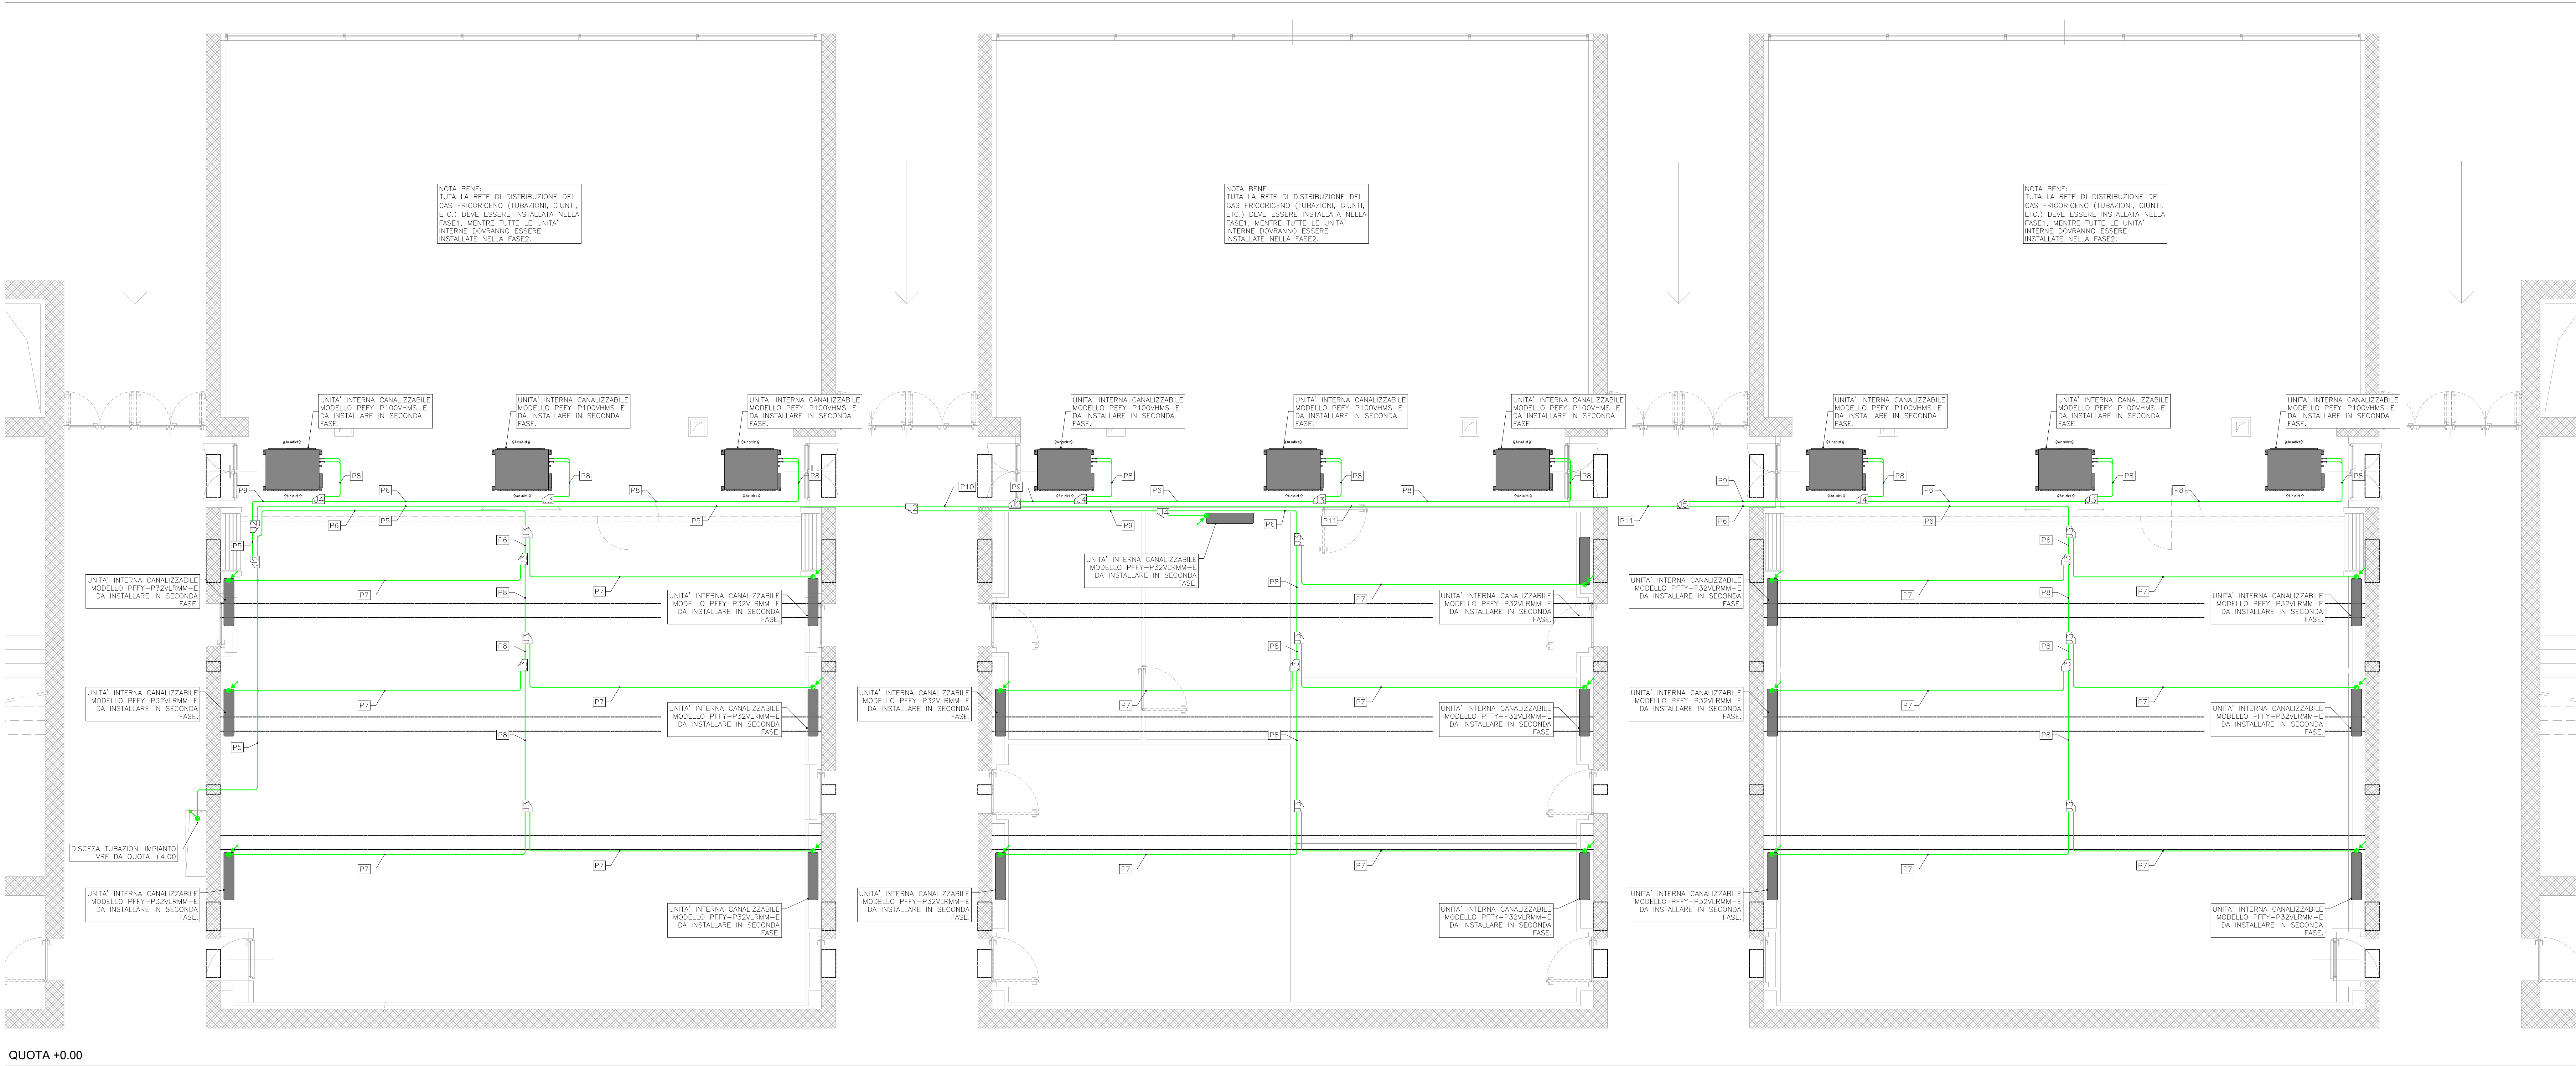


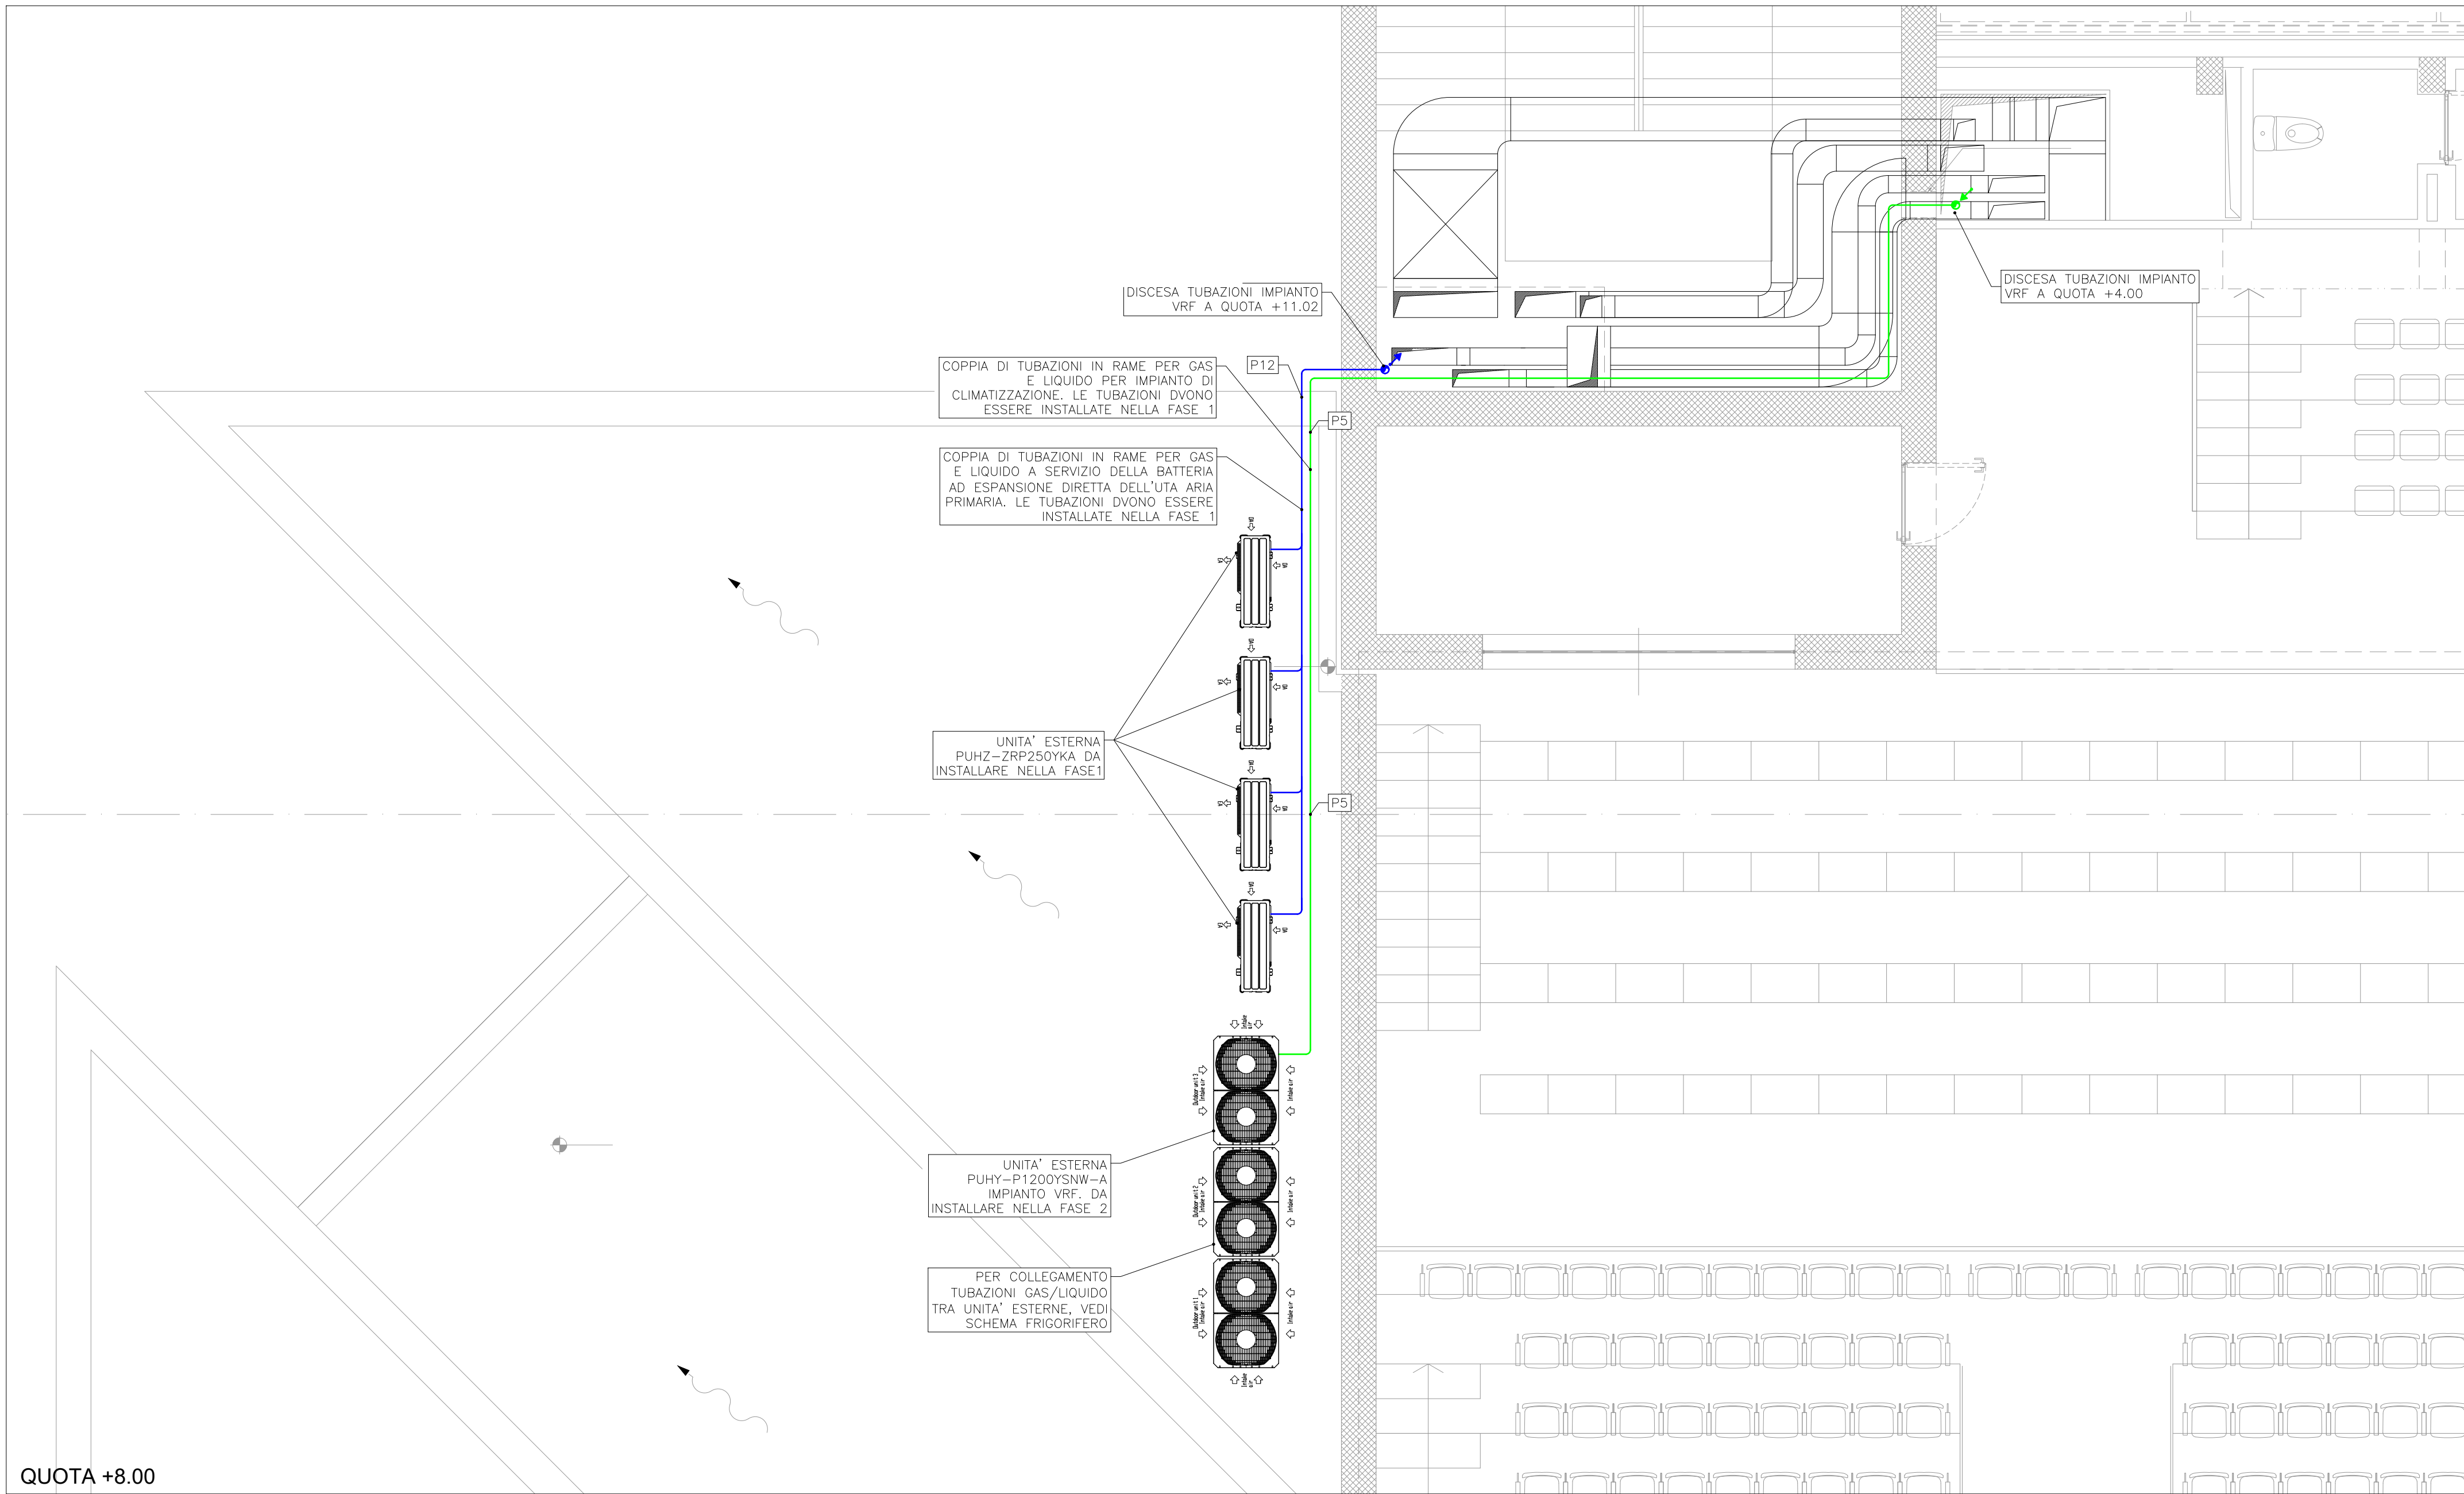

	Linee elettriche di potenza.
	Linee elettriche di segnale.
	Tubazioni in rame pre-isolato per gas frigorifero a servizio dell'impianto di climatizzazione.
	Tubazioni in rame pre-isolato per gas frigorifero a servizio della batteria ad espansione diretta della nuova UTA per il trattamento dell'aria primaria.
	Pannello centralizzatore.
	Comando a filo a parete.
	Giunto per gas refrigerante.
J1	Giunto CMY-Y30VBK3
J2	Giunto CMY-Y302S-G2
J3	Giunto CMY-Y102SS-G2
J4	Giunto CMY-Y102LS-G2
J5	Giunto CMY-Y202S-G2
P1	GAS 28.58
P2	LIQUIDO 15.88
P3	LIQUIDO 19.05
P4	GAS 34.93
P5	19.05 / 41.28
P6	9.52 / 19.05
P7	6.35 / 12.7
P8	9.52 / 15.88
P9	9.52 / 22.2
P10	19.05 / 34.93
P11	15.88 / 28.58
P12	n.4 coppie di tubazioni da 12,7 / 25,4

NOTA1:
Aggregated Global Protection Unit is accordance with local government regulations on mandatory required such as (Efficient) legal and WE etc.
Please refer the amount of pre-charge and the formula of calculation which is mentioned in the data book.
1.25mm (16 MW) : 1.25mm (16 MW) or more.

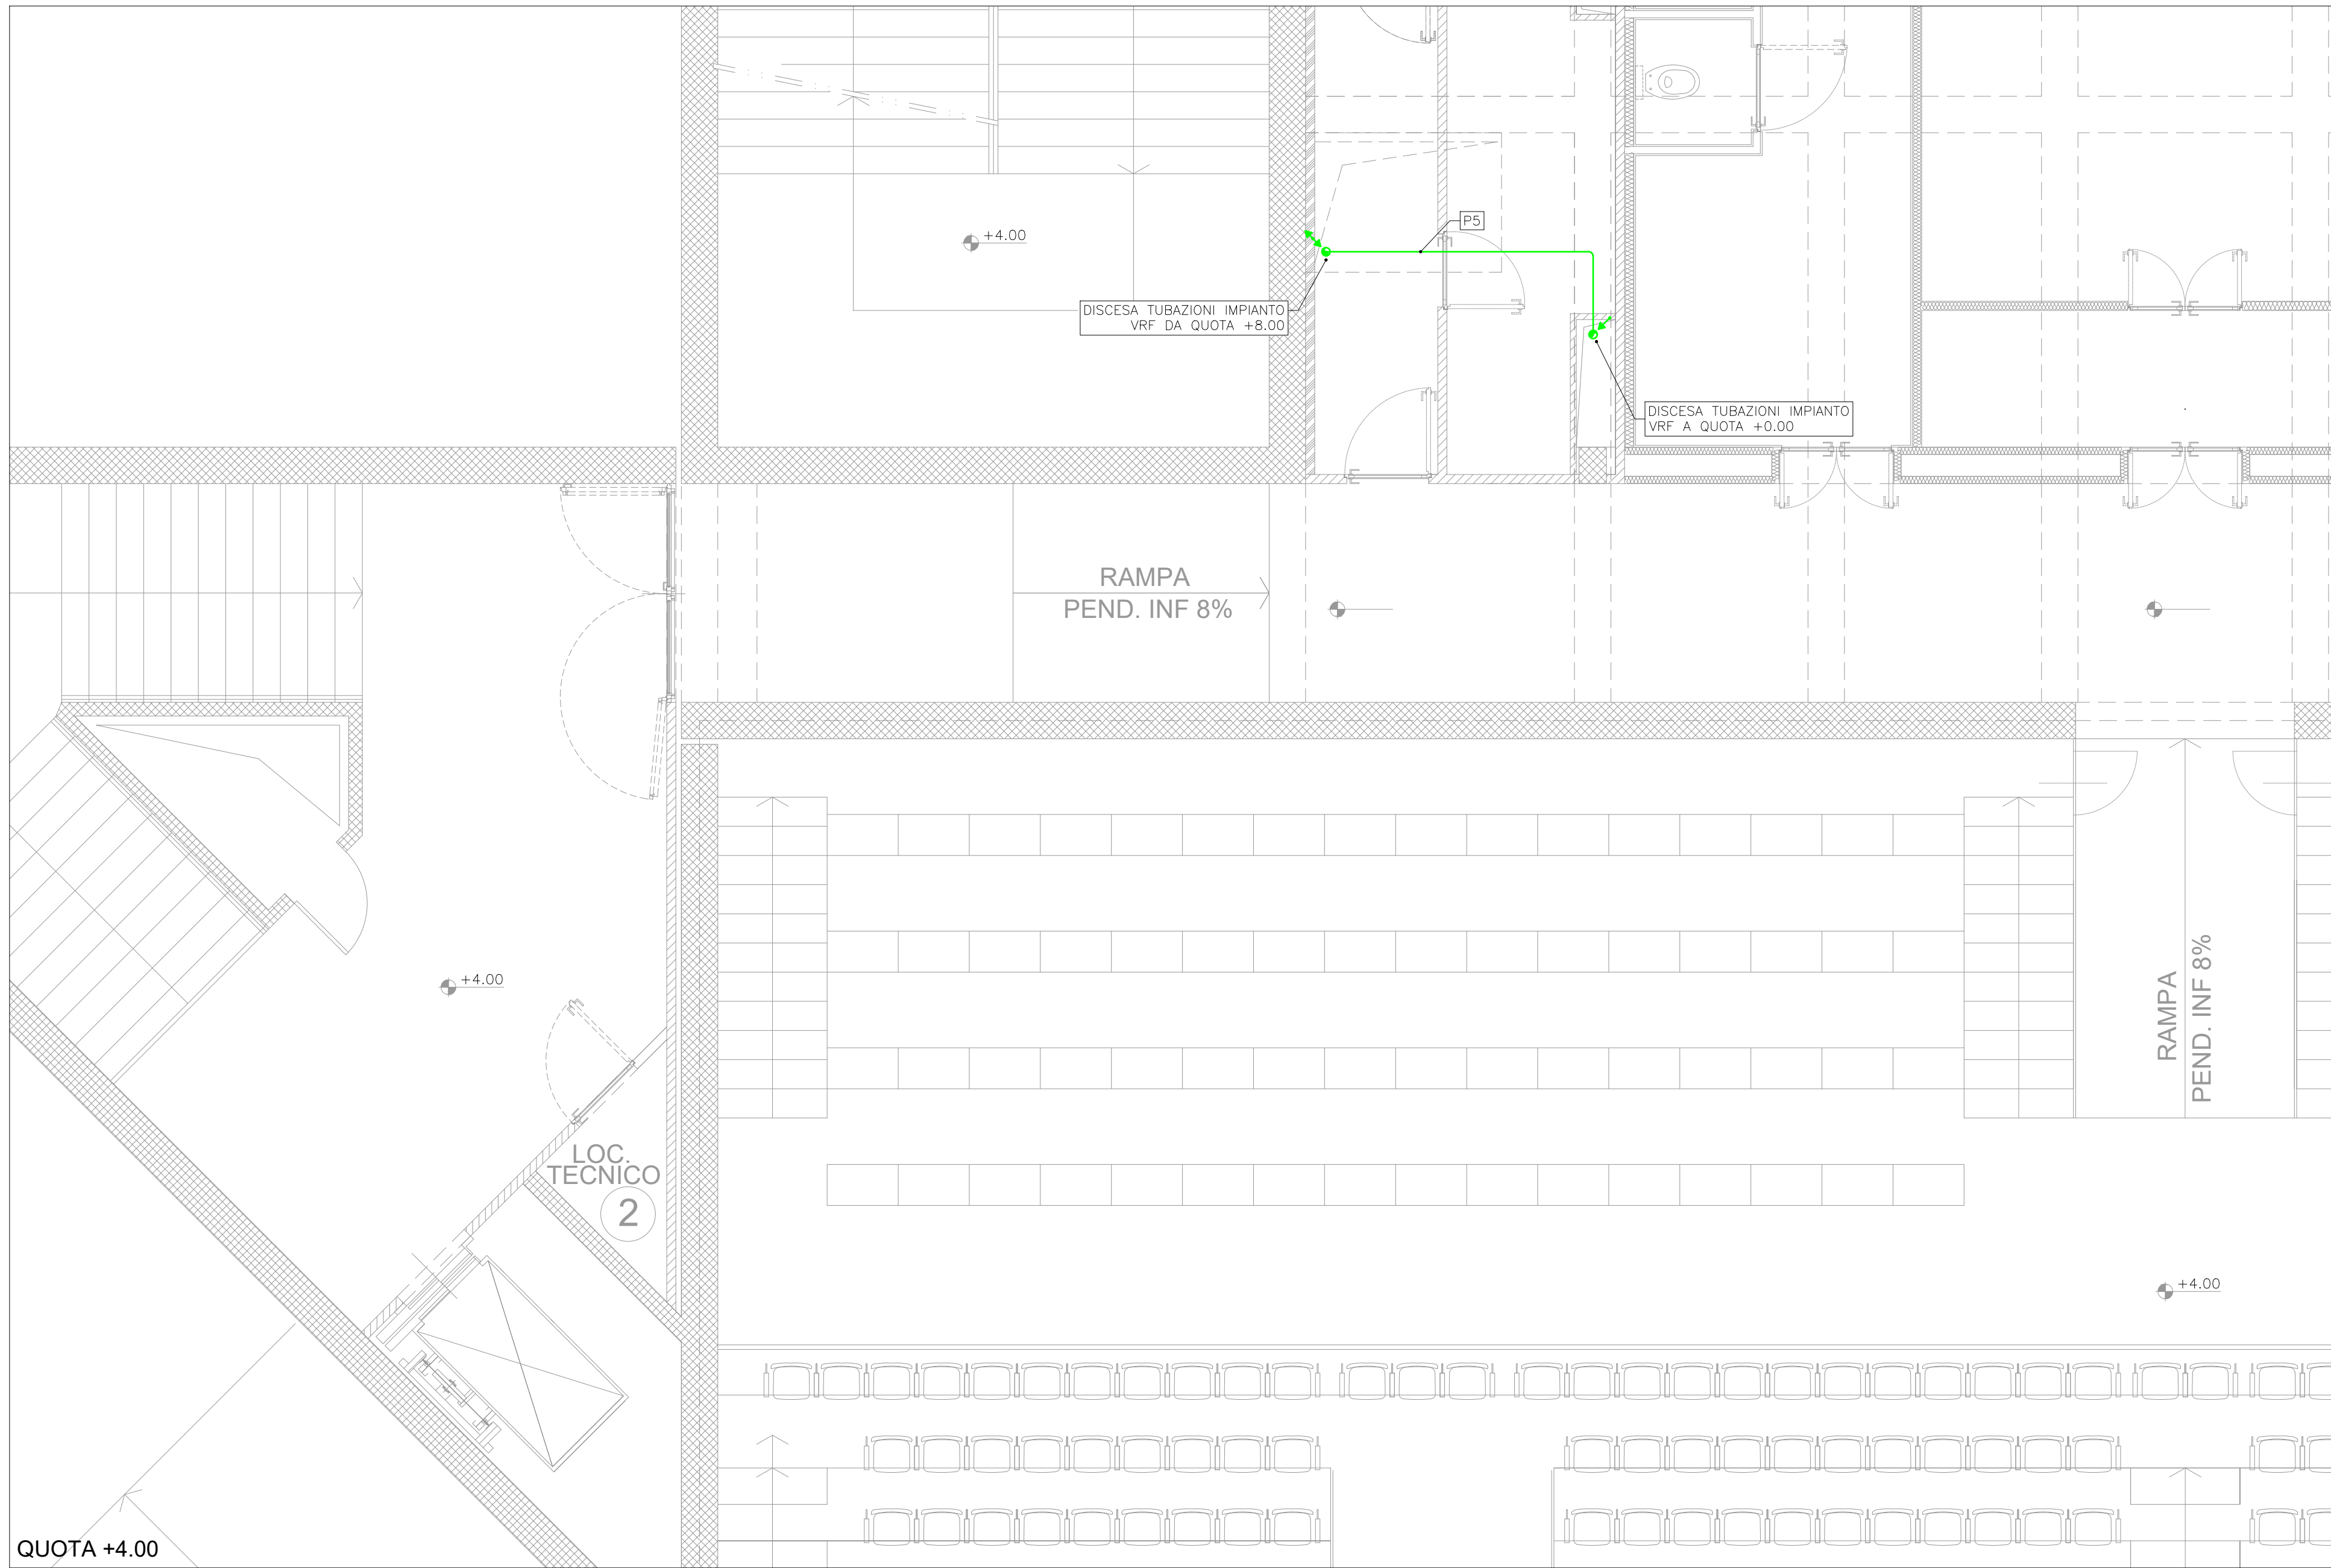

COMUNE DI TORINO

Oggetto:
PALAVELA
PROGETTO DI MODIFICA E ADEGUAMENTO DEI LOCALI
PER LA REALIZZAZIONE DI SALE CONFERENZA

Intervento:
OPERE DI MODIFICA INTERNA, MANUTENZIONE
STRAORDINARIA E ADEGUAMENTO IMPIANTISTICO

Libello Progettazione:
PROGETTAZIONE ESECUTIVA
LOTTO 2 - IMPIANTO MECCANICO

Elaborato:
IMPIANTO DI CLIMATIZZAZIONE
PACCHETTO QUOTA +0.00 - +4.00 - +8.00 - +11.02
FASE1 E FASE2

Progettista:
PAROLIMPIDIO S.r.l.
Via Fasolo 11/12, 10134 Torino - TO -
P.I. 0448790011

Concessionario:
FONDAZIONE 20 MARZO 2009
Via Giovanni Biondi 11/12, 10134 Torino - TO -
C.F. 04488020110

Progettista:



Via Po 10/11, 10126 Torino - TO -
P.I. 1001380016
Intervento:
IM 3

Data:
28/06/2019

Revisione:
01

Scala:
1:50

Codice:
IM 3